


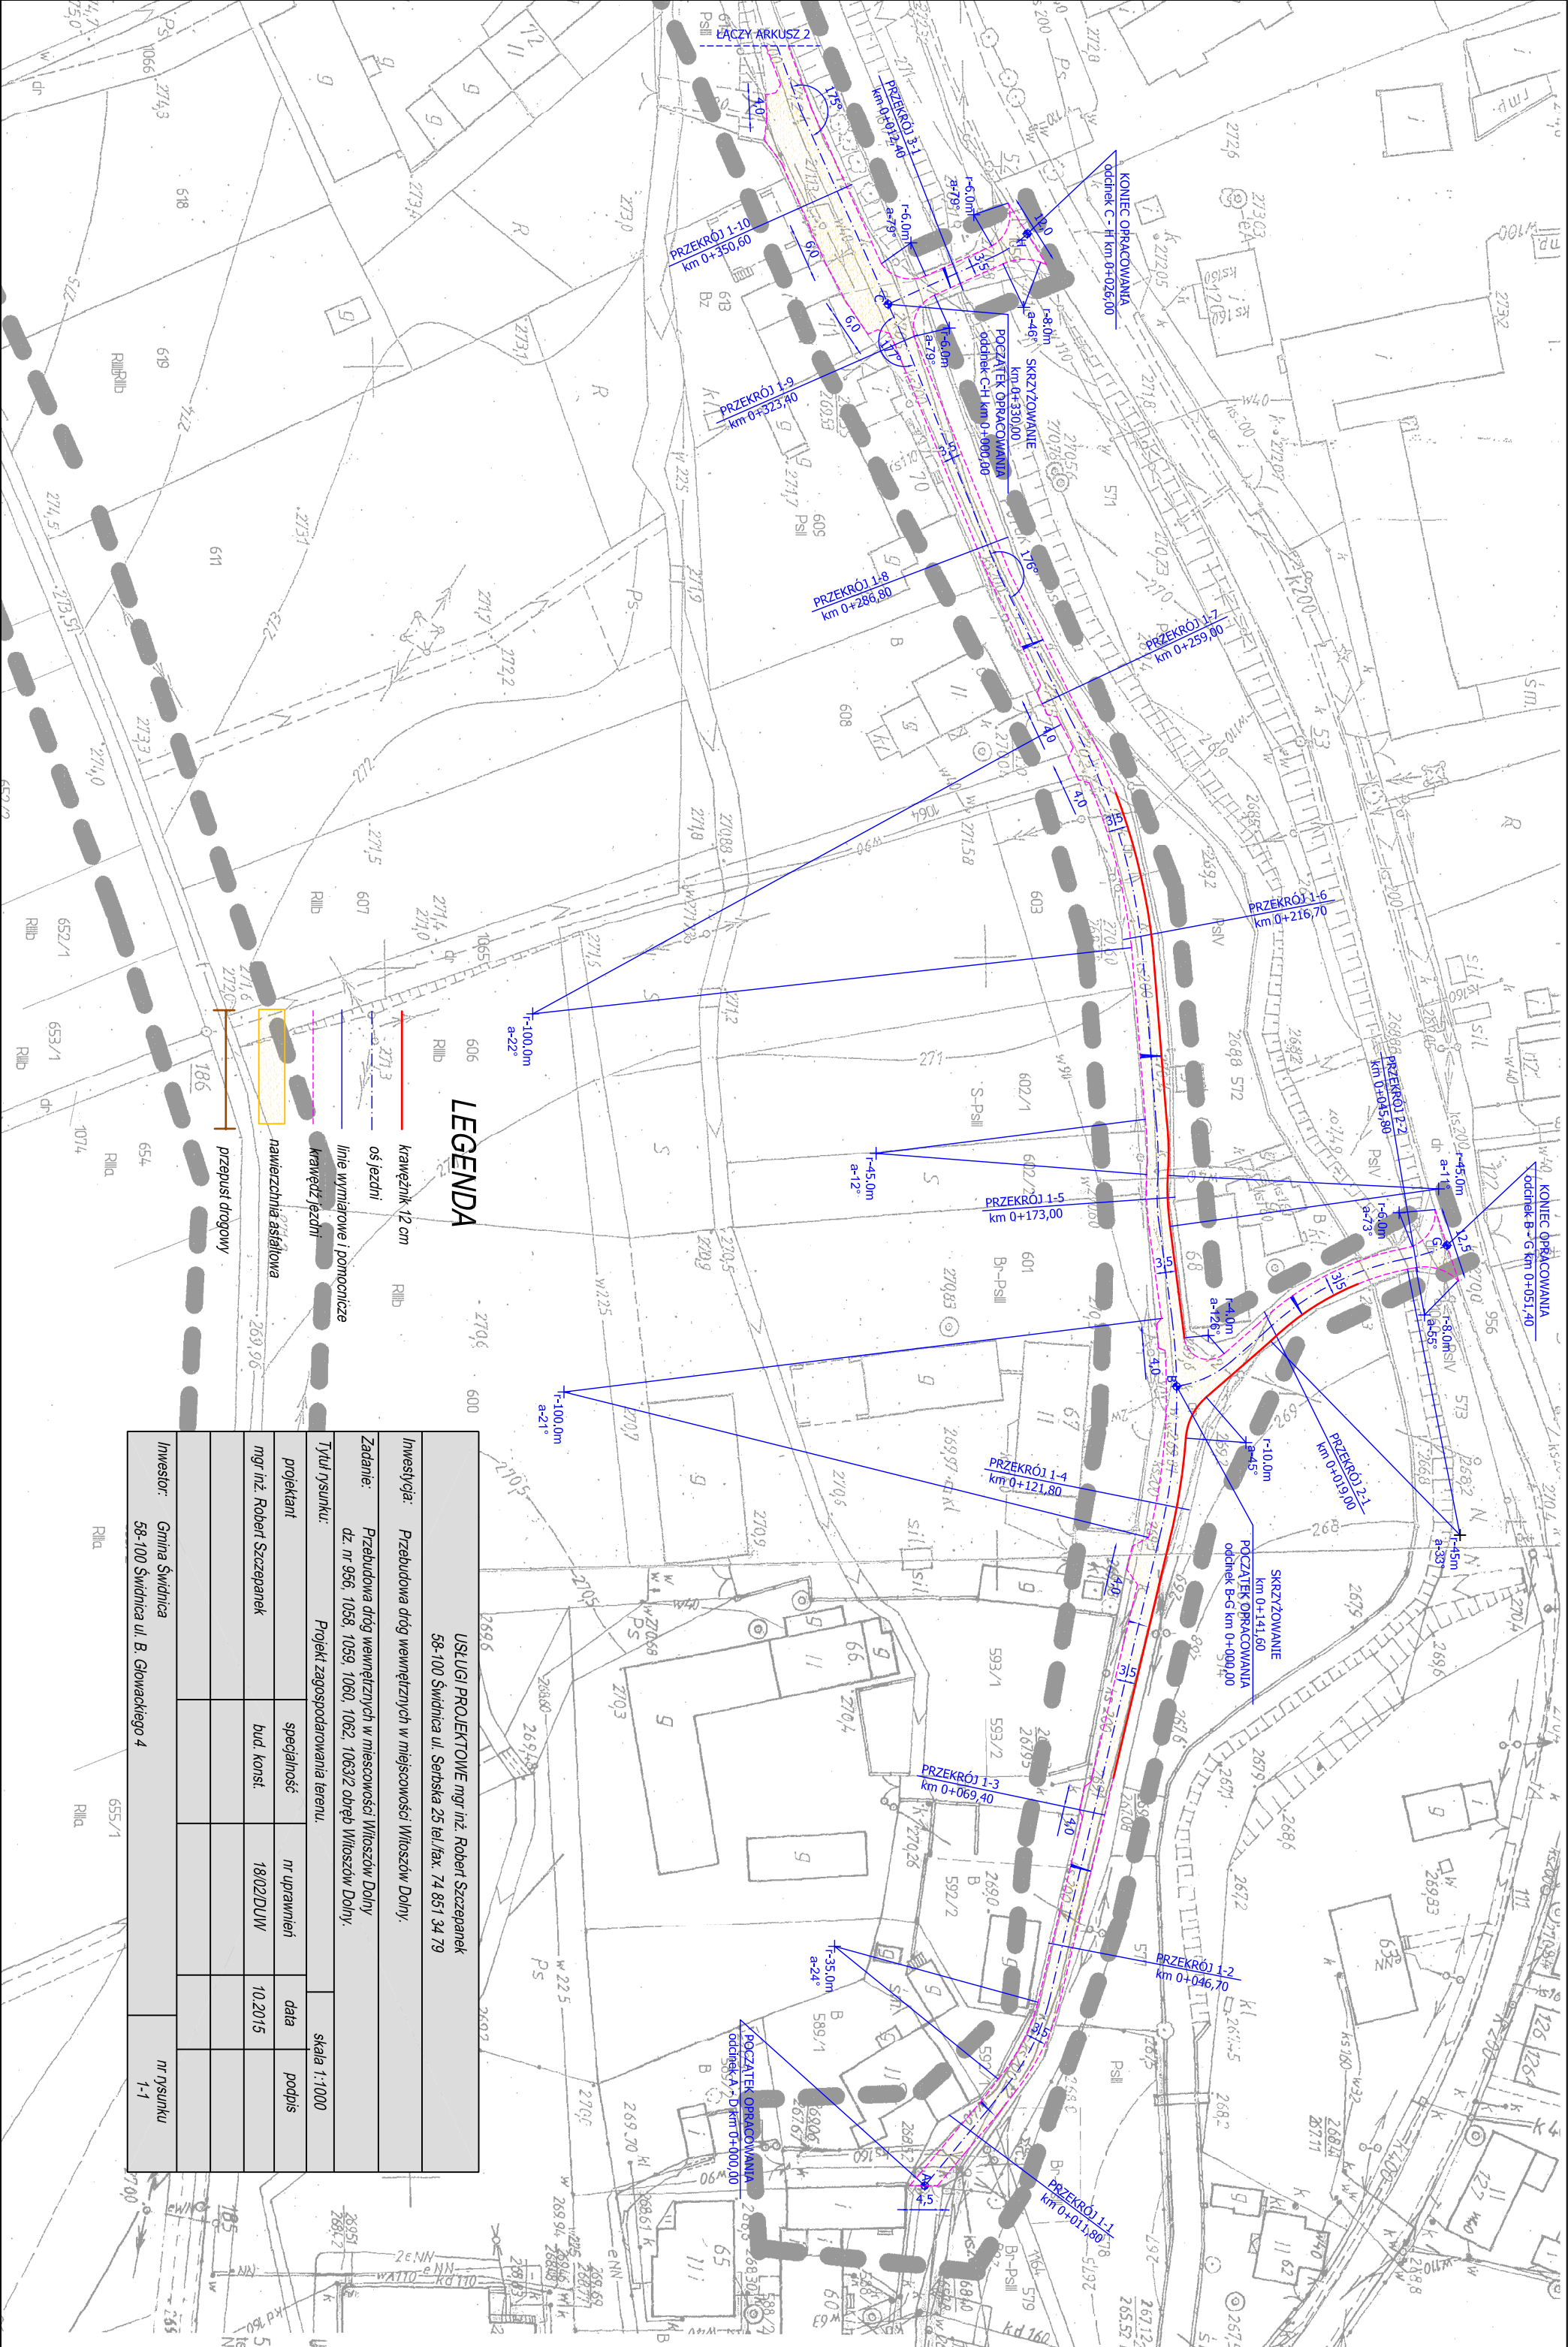

LEGENDA

USŁUGI PROJEKTOWE mgr inż. Robert Szczepanek 58-100 Świdnica ul. Sebska 25 tel./fax. 74 851 34 79				
Inwestycja:	Przebudowa dróg wewnętrznych w miejscowości Wiloszów Dolny.			
Zadanie:	Przebudowa dróg wewnętrznych w miejscowości Wiloszów Dolny dz. nr 956, 1058, 1059, 1060, 1062, 1063/2 objętych Wiloszów Dolny.			
Tytuł rysunku:	Projekt zagospodarowania terenu.		skala 1:1000	
projektant	specjalność	nr uprawnień	data	
mgr inż. Robert Szczepanek	bud. konst.	18102/DUW	10.2015	
Inwestor:	Gmina Świdnica 58-100 Świdnica ul. B. Głowackiego 4		nr rysunku 1-1	